


LEGENDA

| | |
|---|---|
| ----- | KANALIZACJA SANITARNA |
|  | PION KANALIZACJI SANITARNEJ |
| Ø160 2,0% | OPIS INSTALACJI KANALIZACYJNEJ (ŚREDNICA, SPÁDEK) |
| ⋈ | KRÓCIEC |

UWAGA: PIONY INSTALACJI KANALIZACJI SANITARNEJ ZAIZOLOWAĆ AKUSTYCZNIE MIN. 5CM WEŁNY MINERALNEJ

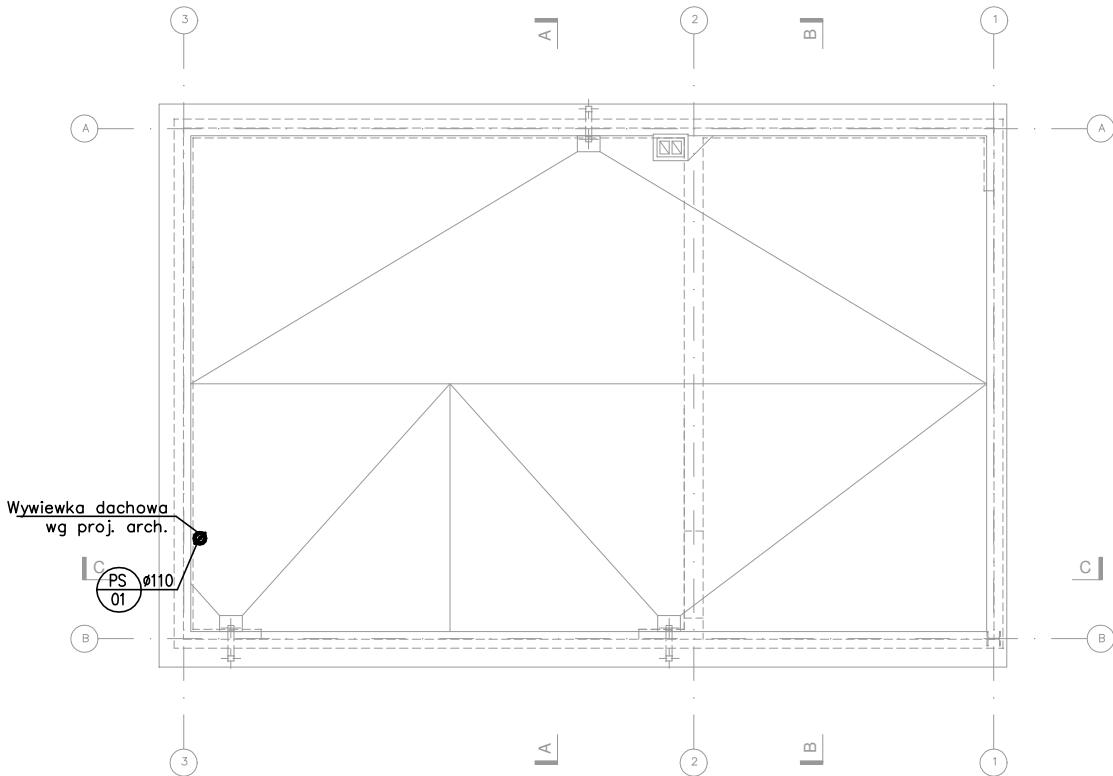

HOMEKONCEPT.

HOMEKONCEPT
ul. Grzegórzecka 67F/1, 31-559 Kraków
www.homekoncept.pl

Temat opracowania:

PROJEKT GARAŻU
HOMEKONCEPT G8

Branża: SANITARNA Data opracowania: 09.2023

Faza: PROJEKT TECHNICZNY

Projektant: mgr inż. Katarzyna Rendak
upr. nr PDK/0038/POOS/12

Inwestor: Dariusz Matoga
ul. Myślenicka 15
32-447 Siepraw

Adres inwestycji: dz. nr 2620/4 obr. 0003 Siepraw,
j.ewid. 120906_2. Siepraw, miejscowość Siepraw,
gmina Siepraw, powiat myślenicki, woj. małopolskie

Adaptacja: Data adaptacji:

Skala: 1:100 Nazwa rysunku: INST. KANALIZACJI SANITARNEJ
RZUT DACHU Nr rysunku: K 3

NINIEJSZE OPRAWOWANIE STANOWI DZIEŁO AUTORSKIE I PODLEGA OCHRONIE ZGODNIE Z USTAWĄ Z DNIA 4 LUTEGO 1994 R. O PRAWIE AUTORSKIM I PRAWACH POKREWNYCH.
ORYGINALNY PROJEKT ZAWIERA HOŁOGRAM: NA STRONIE TYTUŁOWEJ, NA RZUCIE PARTERU I PODDASZA, PIECZĄTKĘ W KOLORZE NIEBIESKIM NA RYSUNKACH ARCHITEKTONICZNYCH.