


LEGENDA

	WODA ZIMNA
	WODA CIEPŁA
	OPIS INSTALACJI WODY UŻYTKOWEJ (ŚREDNICA/ GR. ŚCIANY)
	ZAWÓR Z KOŃCÓWKĄ DO WĘŻA
	ZAWÓR ODCINAJĄCY PEŁNOOBROTOWY

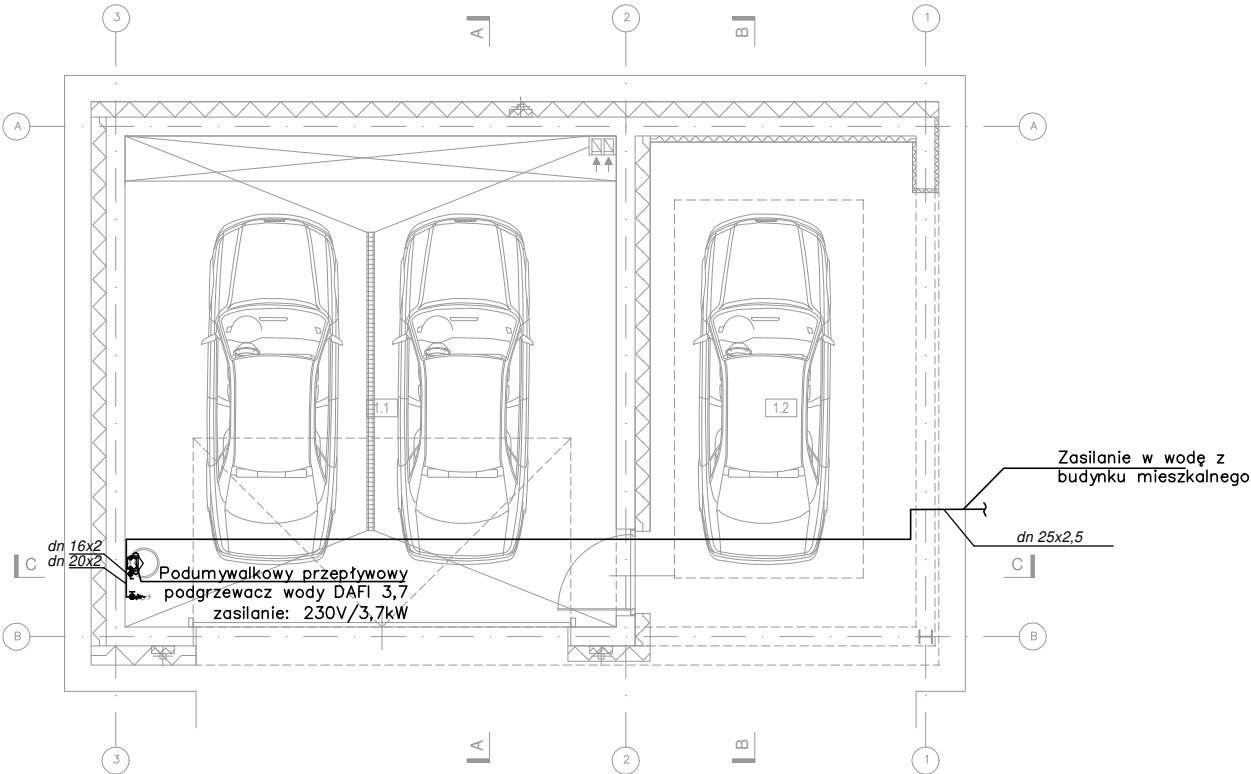

**HOMEKONCEPT.**

HOMEKONCEPT  
ul. Grzegórzecka 67F/1, 31-559 Kraków  
www.homekoncept.pl

Temat opracowania:

PROJEKT GARAŻU  
HOMEKONCEPT G8

Branża:

SANITARNA

Data opracowania:

09.2023

Faza:

PROJEKT TECHNICZNY

Projektant:

mgr inż. Katarzyna Rendak  
upr. nr PDK/0038/POOS/12

Inwestor:

Dariusz Matoga  
ul. Myślenicka 15  
32-447 Siepraw

Adres inwestycji:

dz. nr 2620/4 obr. 0003 Siepraw,  
j.ewid. 120906\_2. Siepraw, miejscowość Siepraw,  
gmina Siepraw, powiat myślenicki, woj. małopolskie

Adaptacja:

Data adaptacji:

Skala:

1:100

Nazwa rysunku:

INSTALACJA WODY  
RZUT PARTERU

Nr rysunku:

W 1

Niniejsze opracowanie stanowi dzieło autorskie i podlega ochronie zgodnie z ustawą z dnia 4 lutego 1994 r. o prawie autorskim i prawach pokrewnych.  
ORYGINALNY PROJEKT ZAWIERA HOLOGRAM: NA STRONIE TYTUŁOWEJ, NA RZUCIE PARTERU I PODDASZA, PIECZĄTKĘ W KOLORZE NIEBIESKIM NA RYSUNKACH ARCHITEKTONICZNYCH.