















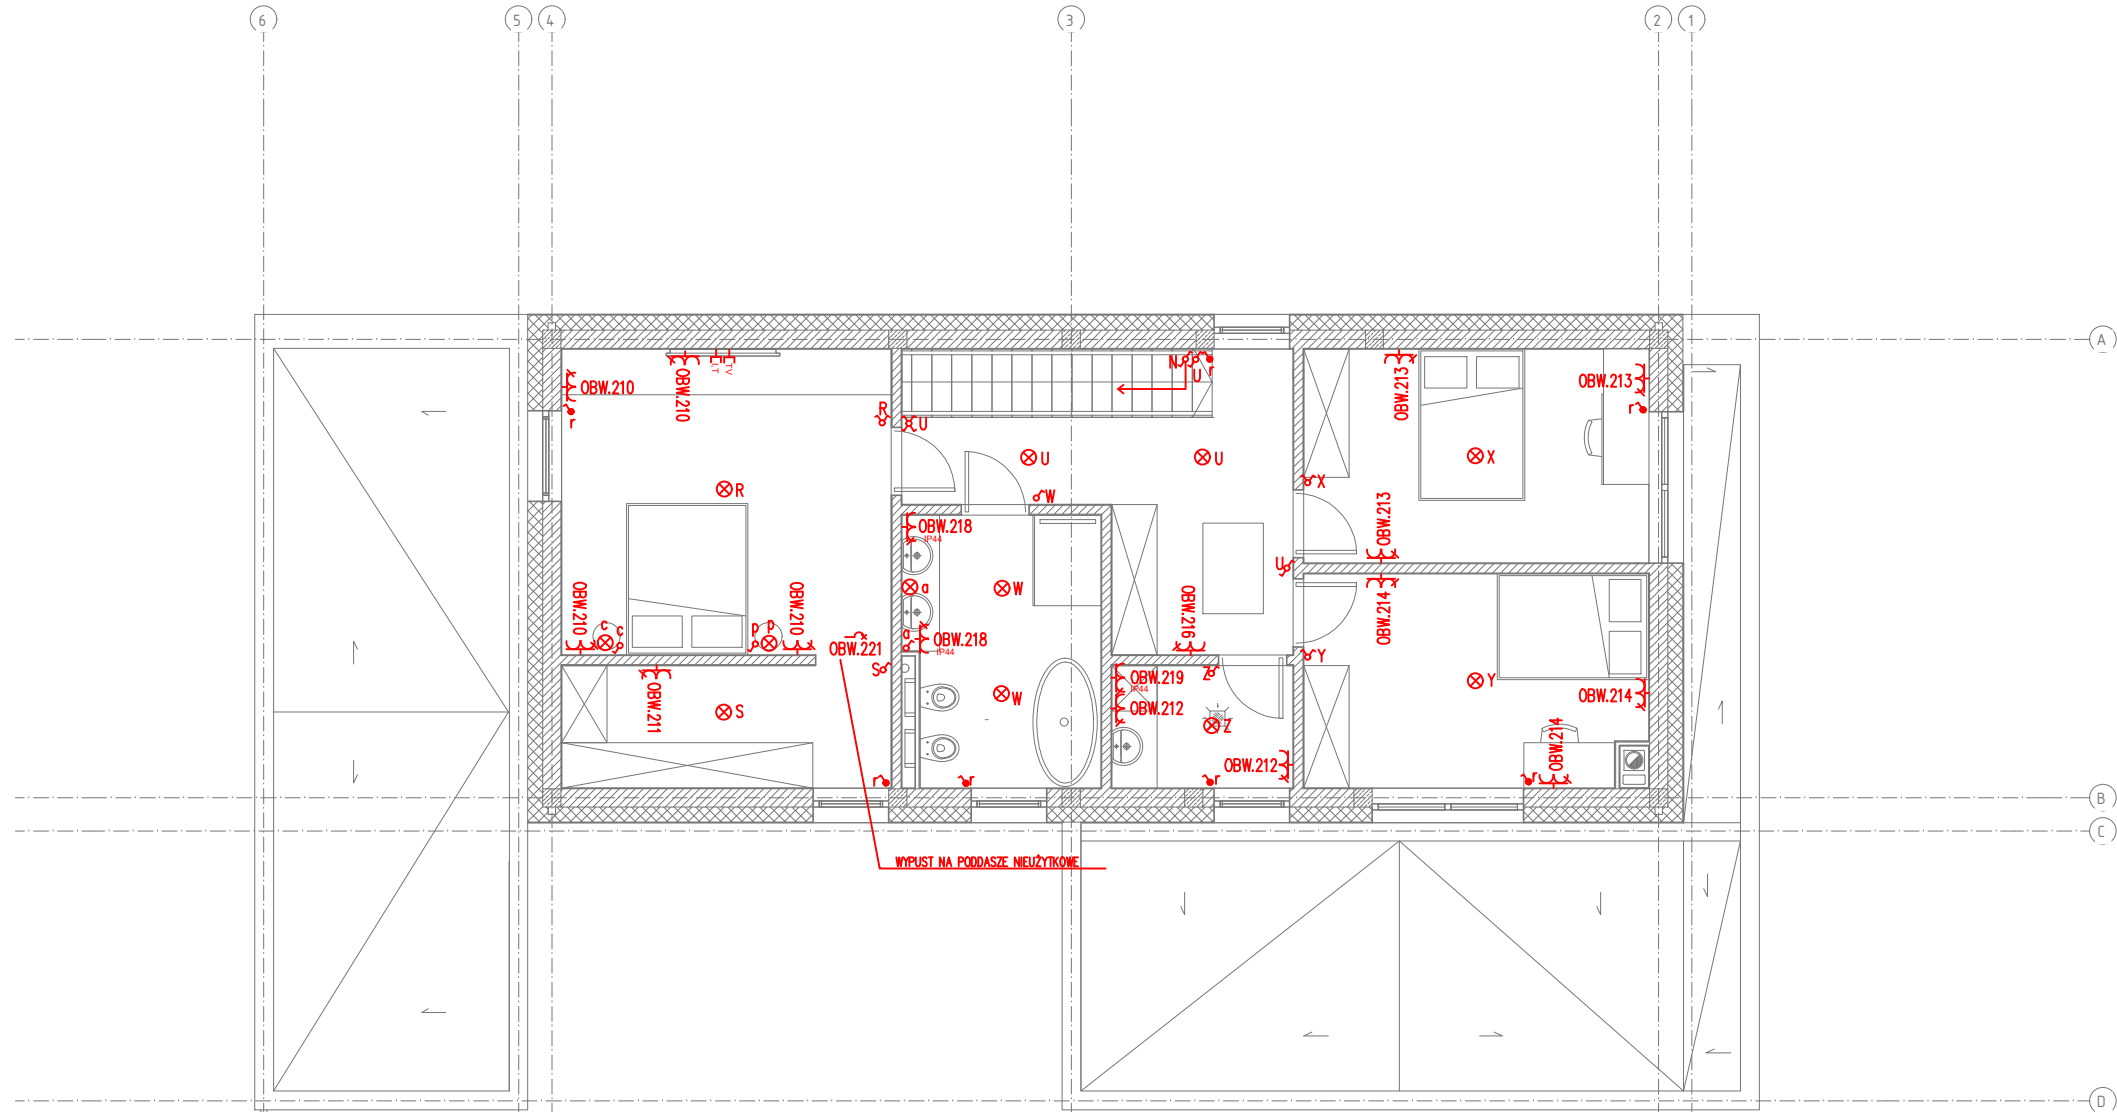


symbol	LEGENDA
	Gniazdo wtykowe podwójne z bolcem 1-f 230V 50Hz IP20
	Gniazdo wtykowe pojedyncze z bolcem 1-f 230V 50Hz IP44
	Gniazdo wtykowe pojedyncze 3-f 400V 50Hz
	Łącznik jednobiegunowy
	Łącznik grupowy
	Łącznik sterowania żaluzjami zewnętrznymi
	Łącznik schodowy
	Łącznik schodowy podwójny
	Łącznik dzwonka dwornego
	Wypust zasilający
	Rozdzielnica główna zabezpieczeń elektrycznych
	Szyna ekwipotencjalizująca
	Punkt oświetlenia głównego
	Gniazdo RTV
	Gniazdo telefoniczne / internetowe 2x RJ45
	Głośnik

----- BEDNARKA FeZn 30x4



UWAGI:
RYSUNEK ROZPATRYWAĆ Z KOMPLETNYM WIELOBRANŻOWYM
PROJEKTEM BUDOWLANYM, KTÓREGO JEST INTEGRALNĄ CZĘŚCIĄ
POZOSTAŁE UWAGI WG CZĘŚCI OPISOWEJ

**RYSUNKI SĄ CHRONIONE PRAWAMI AUTORSKIMI
ROZPOWSZECZNIANIE I KOPIOWANIE BEZ WIEDZY I
ZGODY AUTORÓW ZABRONIONE.**

Nazwa zamierzenia budowlanego:
Budynek mieszkalny jednorodzinny wraz z niezbędną infrastrukturą tech.

inwestor:

**Projekt
Stodola**

dane kontaktowe:
PROJEKT STODOŁA
TEL:730 195 275
INFO@PROJEKSTODOLA.PL
WWW.PROJEKSTODOLA.PL

autor projektu/ numer uprawnień podpis:

MGR INŻ. JAROSŁAW POŹNIAK DOŚ/0381/PWBE/16
W SPECJALNOŚCI INSTALACJE ELEKTRYCZNE

branża: INSTALACJE ELEKTRYCZNE format: 297x 420 skala: 1 : 100 data: 11.2022

nazwa rysunku:

RZUT PODDASZA INSTALACJE ELEKTRYCZNE

numer projektu 24E stadium PB branża IE wersja numer rysunku E02