


RZUT PARTERU
BUDYNEK MIESZKALNY JEDNORODZINNY
INSTALACJA OGRZEWcza

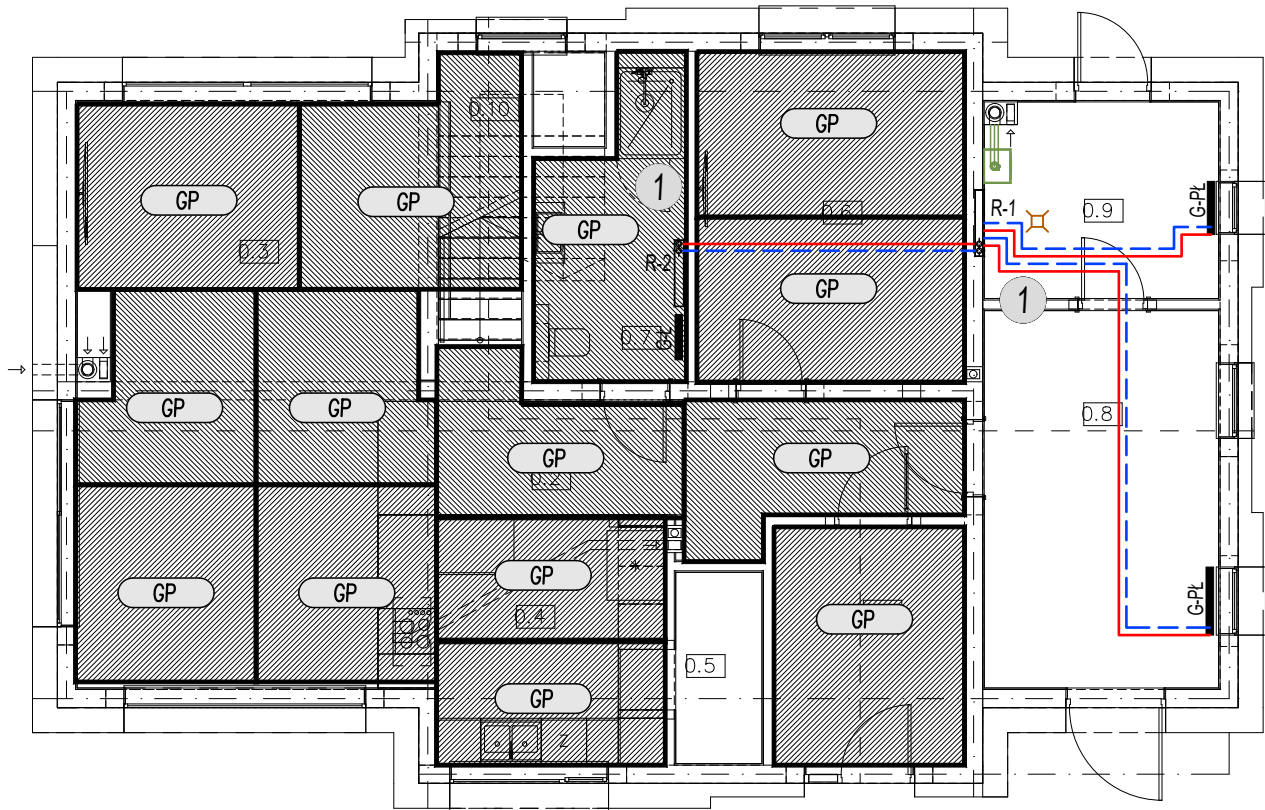

- LEGENDA:
- RUROCIAG ZASILAJĄCY INSTALACJI C.O.
 - RUROCIAG POWROTNY INSTALACJI C.O.
 - R-... SZAFKA Z ROZDZIELACZAMI C.O.
 - G-Ł GRZEJNIK ŁAZIENKOWY, DRABINKOWY
 - G-PL GRZEJNIK PŁYTOWY
 - ... PIONY INSTALACJI C.O.
 - POLE OGRZEWANIA PODŁOGOWEGO

Parter		
0.1	Wiatrołap	7,83
0.2	Komunikacja	12,23
0.3	Salon z jadalnią	33,93
0.4	Kuchnia	11,52
0.5	Spiżarnia	2,88
0.6	Sypialnia	15,24
0.7	Łazienka	7,12
0.8	Pom. gosp.	15,47
0.9	Kotłownia	7,93
0.10	Schody	5,07

Jednostka projektowa		DUKTON LESZEK KASPRZYCKI CHUTKOWICE 14, 17-312 DROHICZYN BIURO: UL. BITWY BIAŁOSTOCKIEJ 7 LOK. 206, 15-102 BIAŁYSTOK tel. 698 700 920, e-mail: sanitarnik@gmail.com		
Nazwa zamierzenia budowlanego		BUDYNEK MIESZKALNY JEDNORODZINNY WRAZ Z BEZODPŁYWOWYM ZBIORNIKIEM NA NIECZYSTOŚCI CIEKŁE O POJ. DO 10m³ I NIEZBĘDNĄ INFRASTRUKTURĄ TECHNICZNĄ		
Adres		DZ. NR EWID. 57/4 OBREB EWIDENCYJNY: 0051 JEDNOSTKA EWIDENCYJNA: 143402_1 MARKI		
Branża sanitarna	Projektant mgr inż. Leszek Kasprzycki Specjalność instalacyjna w zakresie sieci, instalacji i urządzeń cieplnych, wentylacyjnych, gazowych, wodociagowych i kanalizacyjnych	Nr uprawnień PDL/0142/POOS/10	Data 2025.03.28	Podpis
Nazwa rysunku RZUT PARTERU BUDYNEK MIESZKALNY JEDNORODZINNY INSTALACJA OGRZEWZCA			Skala 1:100	Nr rysunku S-01