


RZUT PARTERU
BUDYNEK MIESZKALNY JEDNORODZINNY
INSTALACJE WOD-KAN

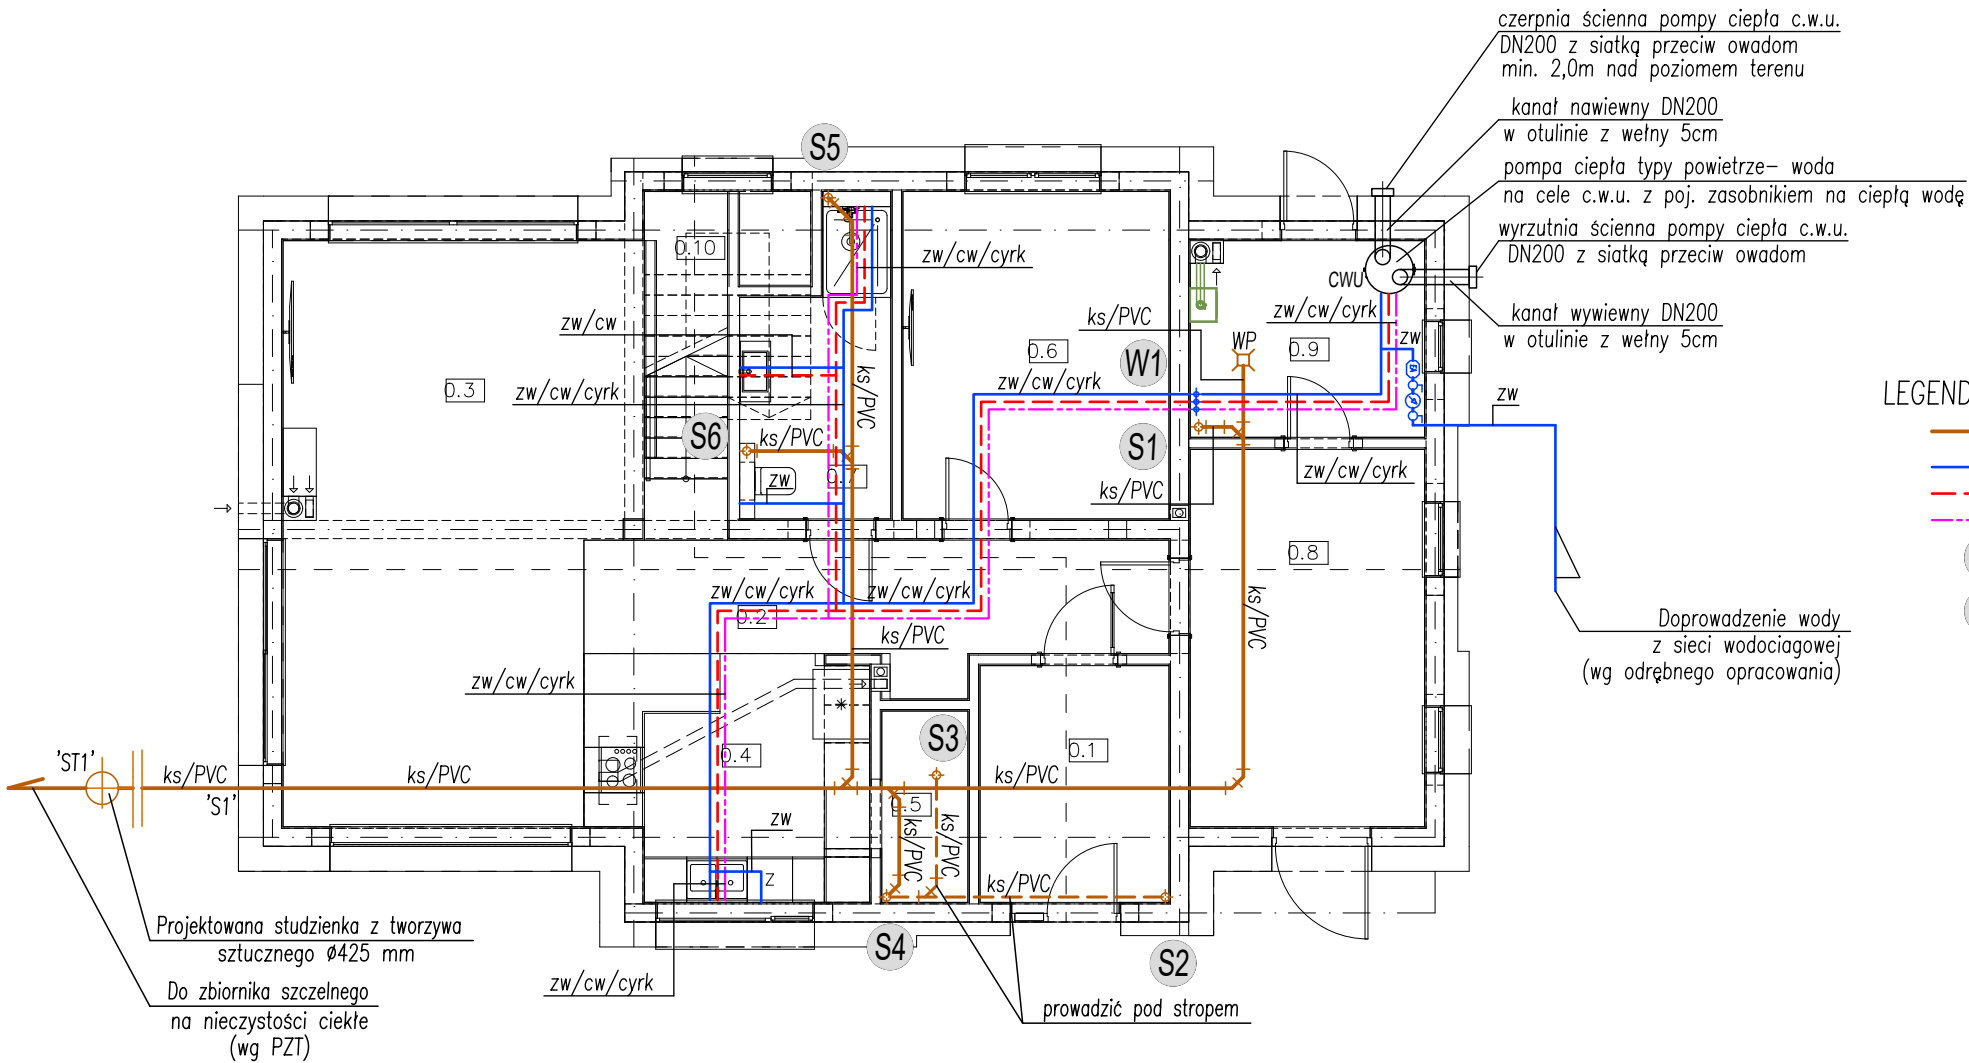

- LEGENDA:
- INSTALACJA KANALIZACJI SANITARNEJ
 - INSTALACJA ZIMNEJ WODY UŻYTKOWEJ
 - INSTALACJA CIEPŁEJ WODY UŻYTKOWEJ
 - INSTALACJA CYRKULACYJNA C.W.U.
 - S... PION INSTALACJI KANALIZACJI SANITARNEJ
 - W... PION INSTALACJI WODOCIĄGOWEJ

Jednostka projektowa DUKTON LESZEK KASPRZYCKI CHUTKOWICE 14, 17-312 DROHICZYN BIURO: UL. BITWY BIAŁOSTOCKIEJ 7 LOK. 206, 15-102 BIAŁYSTOK tel. 698 700 920, e-mail: sanitarnik@gmail.com				
Nazwa zamierzenia budowlanego BUDYNEK MIESZKALNY JEDNORODZINNY WRAZ Z BEZODPŁYWOWYM ZBIORNIKIEM NA NIECZYSTOŚCI CIEKŁE O POJ. DO 10m³ I NIEZBĘDĄ INFRASTRUKTURĄ TECHNICZNĄ				
Adres DZ. NR EWID. 57/4 OBREB EWIDENCYJNY: 0051 JEDNOSTKA EWIDENCYJNA: 143402_1 MARKI				
Branża sanitarna	Projektant mgr inż. Leszek Kasprzycki	Nr uprawnień PDL/0142/POOS/10	Data 2025.03.28	Podpis
	Specjalność instalacyjna w zakresie sieci, instalacji i urządzeń cieplnych, wentylacyjnych, gazowych, wodociągowych i kanalizacyjnych			
Nazwa rysunku RZUT PARTERU BUDYNEK MIESZKALNY JEDNORODZINNY INSTALACJE WOD-KAN			Skala 1:100	Nr rysunku S-03