


RZUT PIĘTRA
BUDYNEK MIESZKALNY JEDNORODZINNY
INSTALACJE WOD-KAN

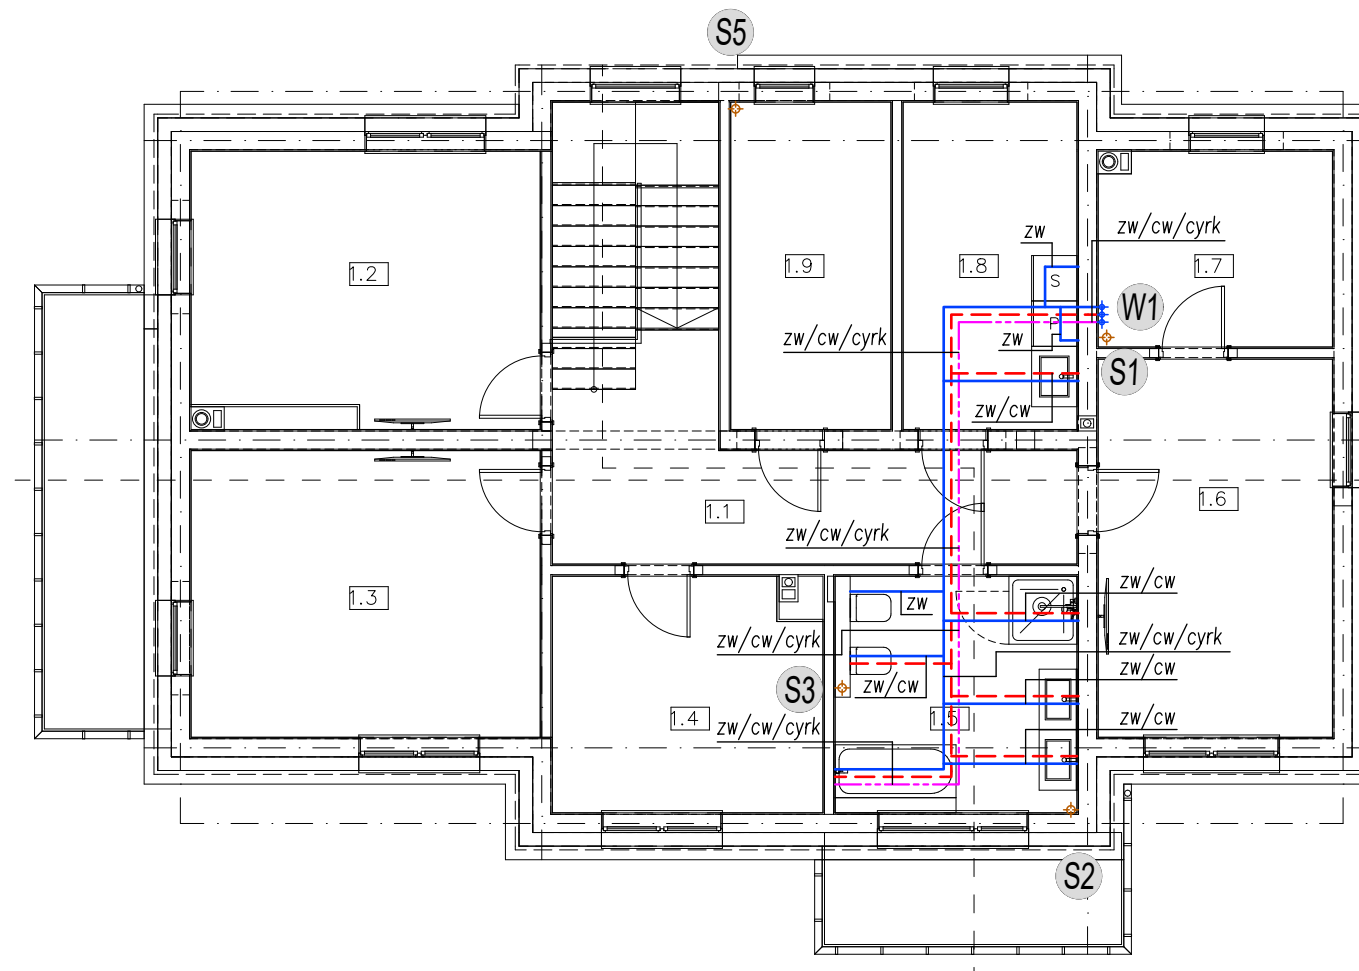

LEGENDA:

- | | |
|---|--|
|  | INSTALACJA KANALIZACJI SANITARNEJ |
|  | INSTALACJA ZIMNEJ WODY UŻYTKOWEJ |
|  | INSTALACJA CIEPŁEJ WODY UŻYTKOWEJ |
| | INSTALACJA CYRKULACYJNA C.W.U. |
|  | PION INSTALACJI KANALIZACJI SANITARNEJ |
|  | PION INSTALACJI WODOCIĄGOWEJ |

Jednostka projektowa	DUKTON LESZEK KASPRZYCKI CHUTKOWICE 14, 17-312 DROHICZYN BIURO: UL. BITWY BIAŁOSTOCKIEJ 7 LOK. 206, 15-102 BIAŁYSTOK tel. 698 700 920, e-mail: sanitarnik@gmail.com
Nazwa zamierzenia budowlanego	BUDYNEK MIESZKALNY JEDNORODZINNY WRAZ Z BEZODPŁYWOWYM ZBIORNIKIEM NA NIECZYSTOŚCI CIEKŁE O POJ. DO 10m³ I NIEZBĘDNĄ INFRASTRUKTURĄ TECHNICZNĄ
Adres	DZ. NR EWID. 57/4 OBRĘB EWIDENCYJNY: 0051 JEDNOSTKA EWIDENCYJNA: 143402_1 MARKI

Brancha sanitarna	Projektant mgr inż. Leszek Kasprzycki Specjalność instalacyjna w zakresie sieci, instalacji i urządzeń cieplnych, wentylacyjnych, gazowych, wodociagowych i kanalizacyjnych	Nr uprawnień PDL/0142/POOS/10	Data 2025.03.28	Podpis
--------------------------	--	---	-------------------------------	--------

Nazwa rysunku RZUT PIĘTRA BUDYNEK MIESZKALNY JEDNORODZINNY INSTALACJE WOD-KAN	Skala 1:100	Nr rysunku S-04
---	---------------------------	-------------------------------