


RZUT PARTERU
INSTALACJA WENTYLACYJNA

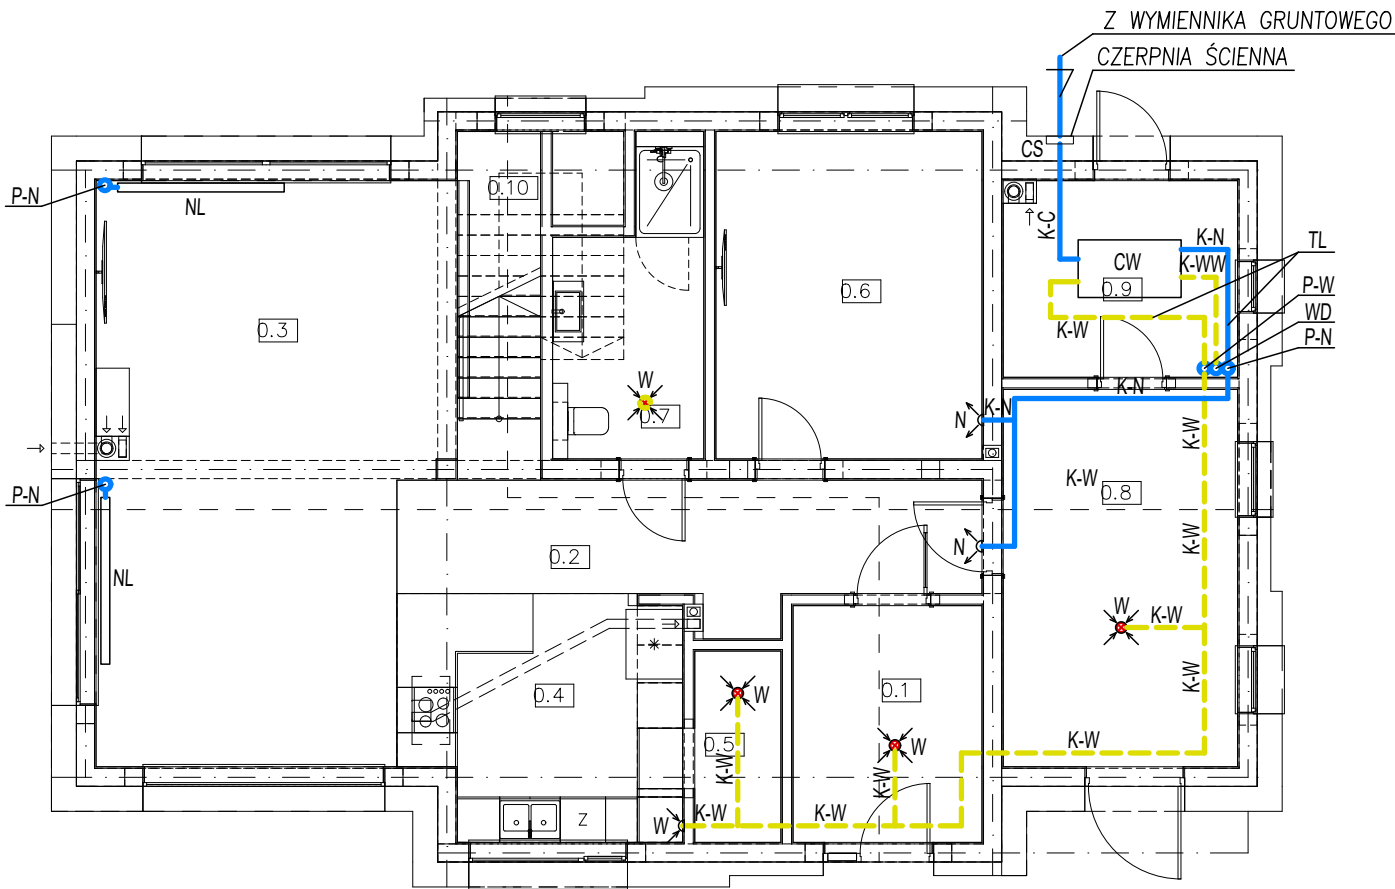

LEGENDA:

- KANĄŁY NAWIEWNE
- - - KANĄŁY WYWIEWNE
- ZN ZAWÓR NAWIEWNY
- ZW ZAWÓR WYWIEWNY
- N KRATKA NAWIEWNA
- NL NAWIEW LINIOWY
- W KRATKA WYWIEWNA
- CS CZERPNIĄ ŚCIENNA
- WD WYRZUTNIA DACHOWA
- CW CENTRALA WENTYLACYJNA
- TL TLUMIK AKUSTYCZNY
- K-N KANĄŁY NAWIEWNE
- K-W KANĄŁY WYWIEWNE
- K-WW KANAŁ WYRZUTOWY
- K-C KANAŁ CZERPALNY
- P-N PION NAWIEWNY
- P-W PION WYWIEWNY

Parter

0.1	Wiatrołap	7,83
0.2	Komunikacja	12,23
0.3	Salon z jadalnią	33,93
0.4	Kuchnia	11,52
0.5	Spizarnia	2,88
0.6	Sypialnia	15,24
0.7	Łazienka	7,12
0.8	Pom. gosp.	15,47
0.9	Kotłownia	7,93
0.10	Schody	5,07

Jednostka projektowa DUKTON LESZEK KASPRZYCKI CHUTKOWICE 14, 17-312 DROHICZYN BIURO: UL. BITWY BIAŁOSTOCKIEJ 7 LOK. 206, 15-102 BIAŁYSTOK tel. 698 700 920, e-mail: sanitarnik@gmail.com				
Nazwa zamierzenia budowlanego BUDYNEK MIESZKALNY JEDNORODZINNY WRAZ Z BEZODPŁYWOWYM ZBIORNIKIEM NA NIECZYSTOŚCI CIEKŁE O POJ. DO 10m³ I NIEZBĘDNĄ INFRASTRUKTURĄ TECHNICZNĄ				
Adres DZ. NR EWID. 57/4 OBREB EWIDENCYJNY: 0051 JEDNOSTKA EWIDENCYJNA: 143402_1 MARKI				
Branża sanitarna	Projektant mgr inż. Leszek Kasprzycki	Nr uprawnień PDL/0142/POOS/10	Data 2025.03.28	Podpis
	Specjalność instalacyjna w zakresie sieci, instalacji i urządzeń ciepłych, wentylacyjnych, gazowych, wodociągowych i kanalizacyjnych			
Nazwa rysunku RZUT PARTERU BUDYNEK MIESZKALNY JEDNORODZINNY INSTALACJA GAZOWA			Skala 1:100	Nr rysunku S-06